


工事名	牟礼支所・コミュニティセンター等建設に伴う機械設備工事		
図面名	1階換気設備図		
縮尺	1/100 (A2)	図面番号	M-21
設計資格者氏名印			
	平成 年		

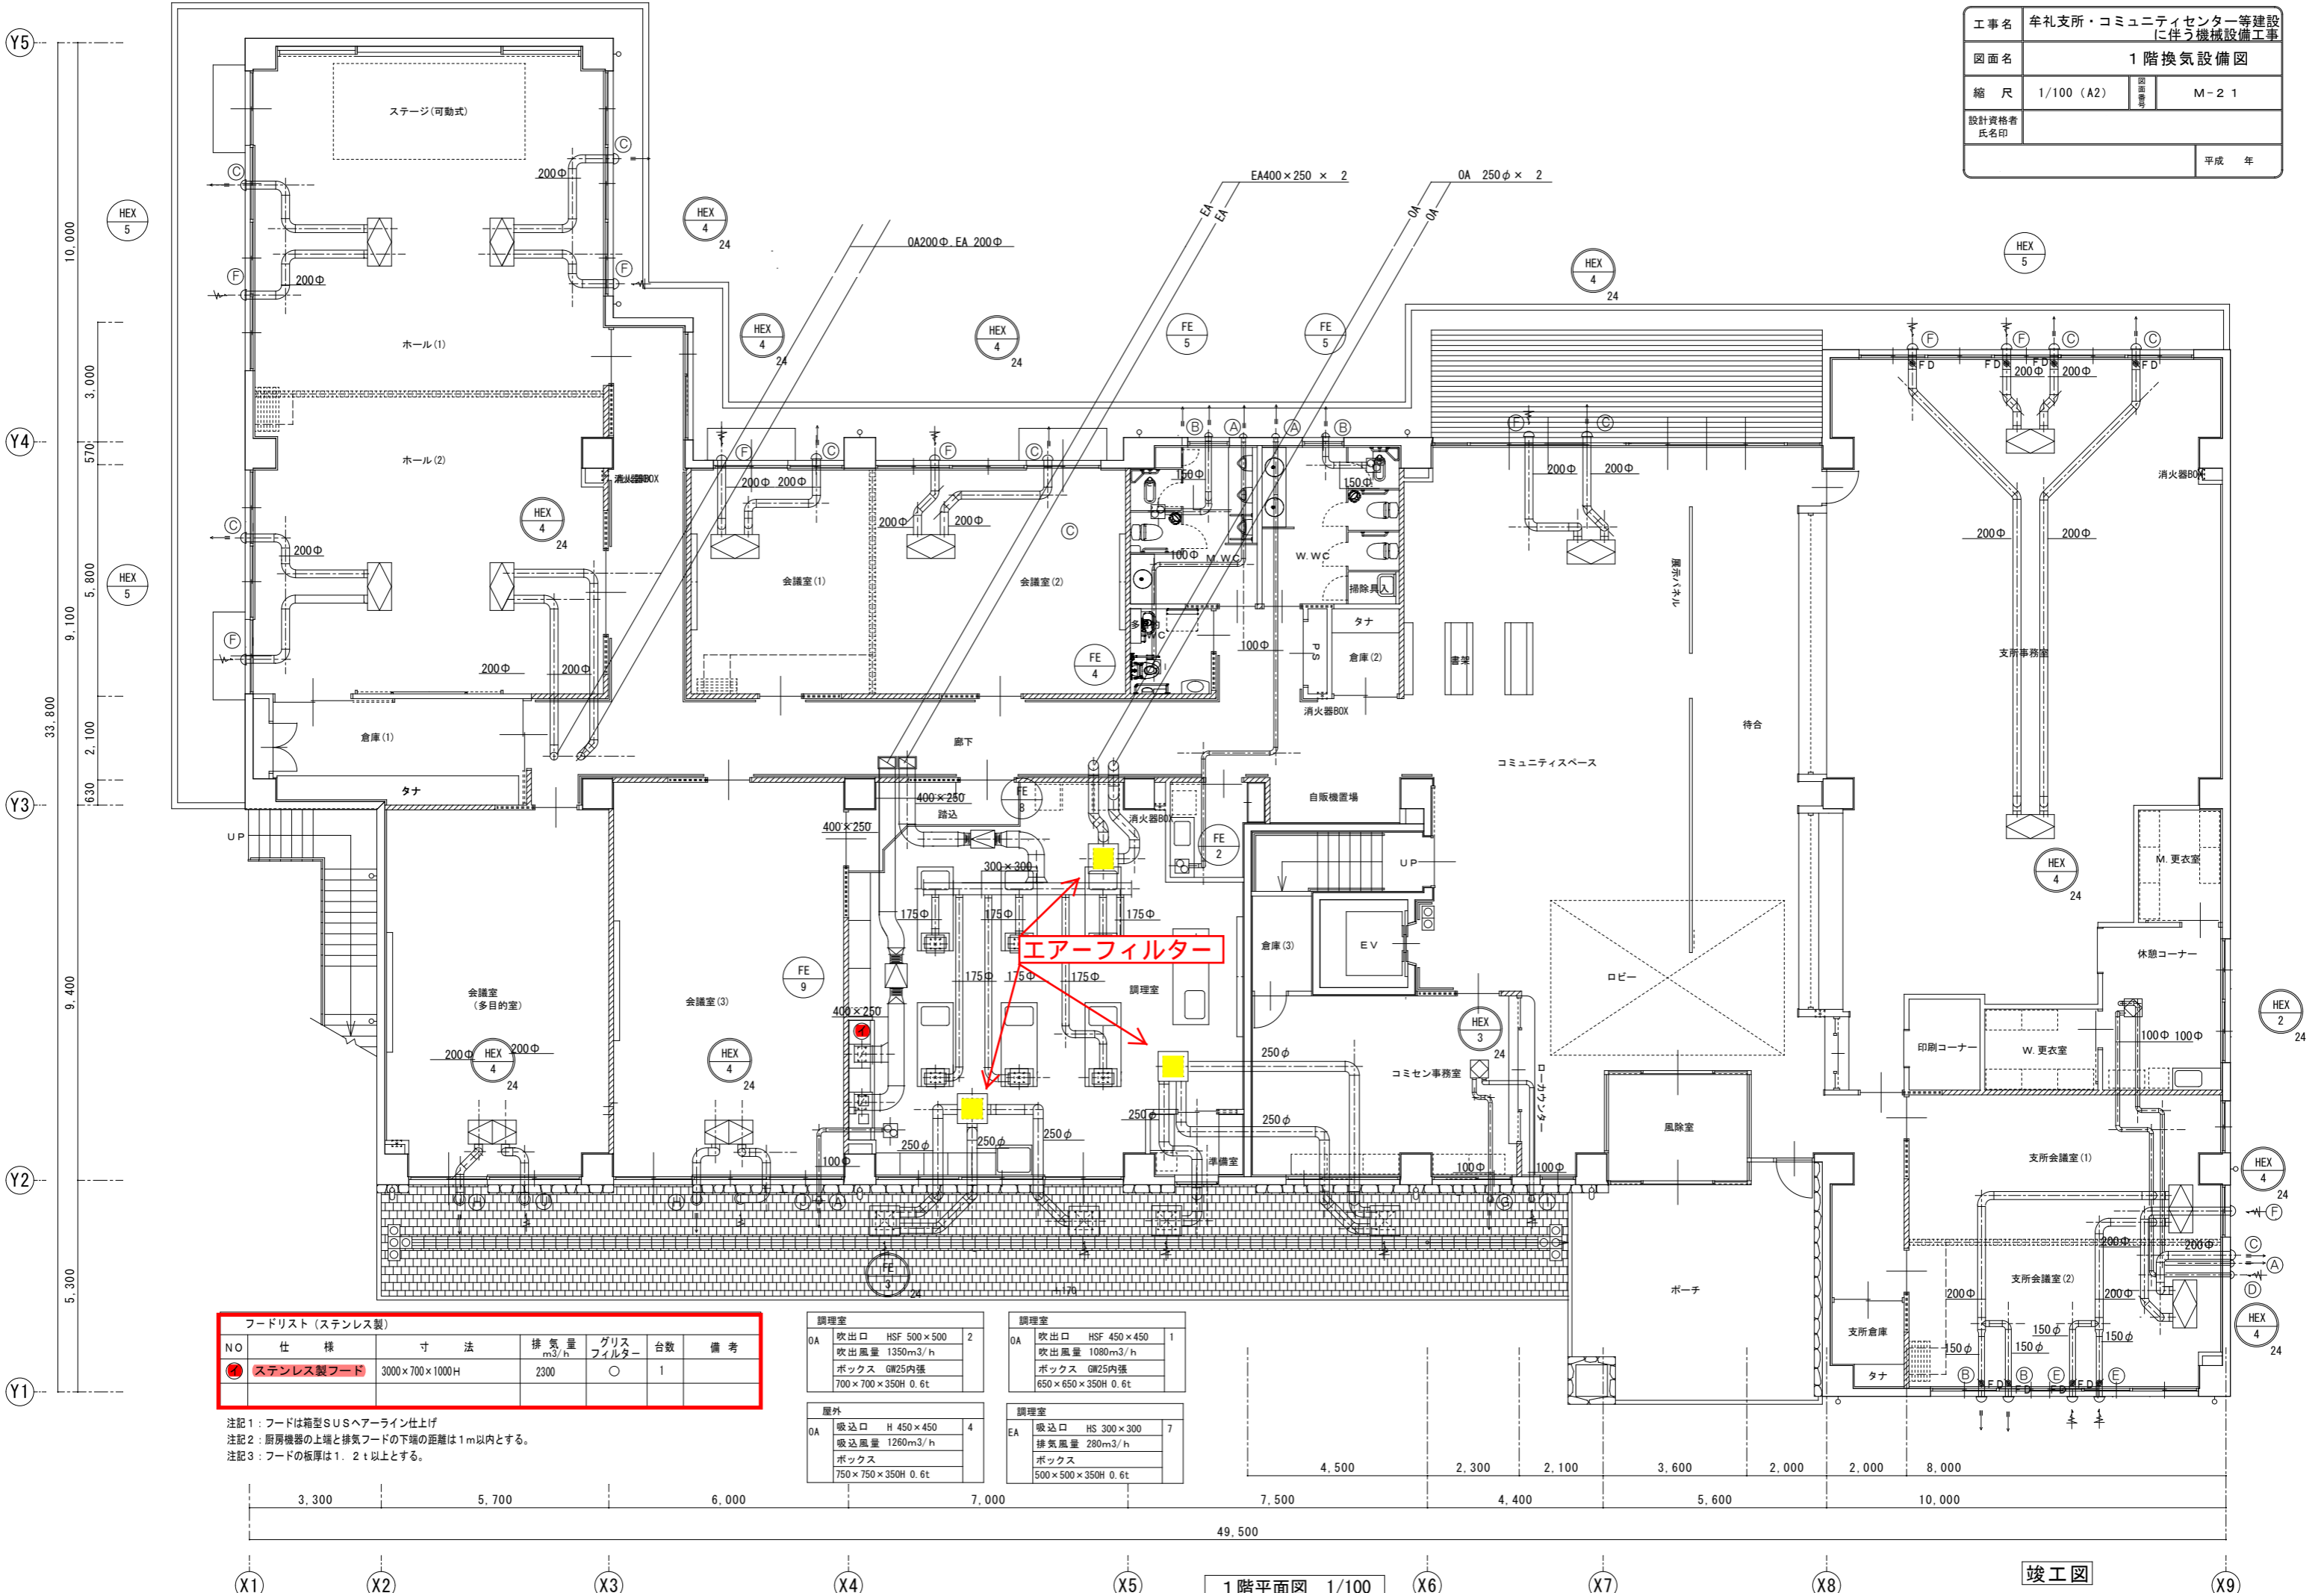

フードリスト (ステンレス製)						
NO	仕様	寸法	排気量 m ³ /h	グリス フィルター	台数	備考
1	ステンレス製フード	3000×700×1000H	2300	○	1	

注記1: フードは箱型SUSヘアライン仕上げ
 注記2: 厨房機器の上端と排気フードの下端の距離は1m以内とする。
 注記3: フードの板厚は1.2t以上とする。

調理室		調理室	
吹出口	HSF 500×500	吹出口	HSF 450×450
吹出風量	1350m ³ /h	吹出風量	1080m ³ /h
ボックス	GW25内張	ボックス	GW25内張
	700×700×350H 0.6t		650×650×350H 0.6t

屋外		調理室	
吸込口	H 450×450	吸込口	HS 300×300
吸込風量	1260m ³ /h	排気風量	280m ³ /h
ボックス		ボックス	
	750×750×350H 0.6t		500×500×350H 0.6t

1階平面図 1/100

竣工図